


# PLANIMETRIA GENERALE

SCALA 1:500

| PIAZZALI PAVIMENTATI IN |  | LEGENDA |   |
|-------------------------|--|---------|---|
| 1                       | CONGLOMERATO BITUMINOSO  | 18      | FASCIA DI RISPETTO                                    |
| 2                       | UFFICI   | 19      | DISCARICA DI SERVIZIO                                 |
| 2a                      | AMPLIAMENTO UFFICI/LABORATORIO   | 20      | UFFICIO PESA E SERVIZI IGIENICI                       |
| 3                       | VASCA ANTINCENDIO - SALA POMPE LOCALE COMPRESSORE (IMPIANTO)   | 21      | CABINA ELETTRICA SECONDARIA                           |
| 3a                      | VASCA ANTINCENDIO - SALA POMPE (DISCARICA)   | 22      | RICEZIONE E TRATTAMENTO F.O.R.S.U.                    |
| 4                       | PARCO SERBATOI PERCOLATI   | 23      | BIOCELLE F.O.R.S.U.                                   |
| 5                       | VASCA PRIMA PIOGGIA E DISOLEATORE  | 24      | STOCCAGGIO RAMAGLIE                                   |
| 6                       | IMPIANTO DI FITTOPIRAZIONE   | 25      | MATURAZIONE E STOCCAGGIO COMPOST DI QUALITA'          |
| 7                       | AREA COPERTA DI STOCCAGGIO COMPOST E RAMAGLIE  | 26      | SELEZIONE MANUALE R.D.                                |
| 8                       | AREA DI STOCCAGGIO SOVVALLI (INGOMBRANTI A SMALTIMENTO, VAGLIO, RESIDUI DELL'ELIMINAZIONE DELLE SABBIE, SPAZZAMENTO STRADALE | 27      | PESA  |
| 9                       | RICEZIONE R.S.U.   | 28      | DISTRIBUTORE DIESEL TANK ONOLOGATO N.L. - 9.200 litri |
| 9a                      | OFFICINA   | 29      | CENTRALINA METEOCLIMATICA                             |
| 9b                      | MAGAZZINO  | 30      | VASCA DI STOCCAGGIO ACQUE INDUSTRIALI                 |
| 10                      | TRATTAMENTO R.S.U.   | 31      | VASCA DI STOCCAGGIO ACQUE METEORICHE                  |
| 11                      | BIOCELLE F.O.S./F.O.R.S.U.   | 32      | VASCA DI STOCCAGGIO ACQUE DI RISCALDAMENTO DISCARICA  |
| 12                      | BIOSTABILIZZAZIONE E MATURAZIONE   | 33      | PIAZZALE COPERTO PER DEPOSITO TEMPORANEO              |
| 13                      | BIOFILTRI CON COPERTURA IN ACCIAIO   | 34      | CAPANNONE PER DEPOSITO TEMPORANEO                     |
| 13a                     | SCRUBBER   | 34a     | IMPIANTO DI DEPULVERIZZAZIONE                         |
| 13b                     | CABINA SILENTE   | 34b     | IMPIANTO DI DEPULVERIZZAZIONE COMPOST NATURALE        |
| 14                      | CABINA ELETTRICA PRIMARIA MT/BT  | 35      | CAPANNONE INSACCHETTAMENTO COMPOST                    |
| 15                      | PIAZZOLA LAVAGGIO AUTOMEZZI  | 36      | VASCA RACCOLTA ACQUA PIAZZALE                         |
| 16                      | PARCHEGGIO DIPENDENTI  | 37      | PIAZZALE DEPOSITO COMPOST                             |
| 17                      | PARCHEGGIO OSPITI  | 38      | CABINA ELETTRICA                                      |

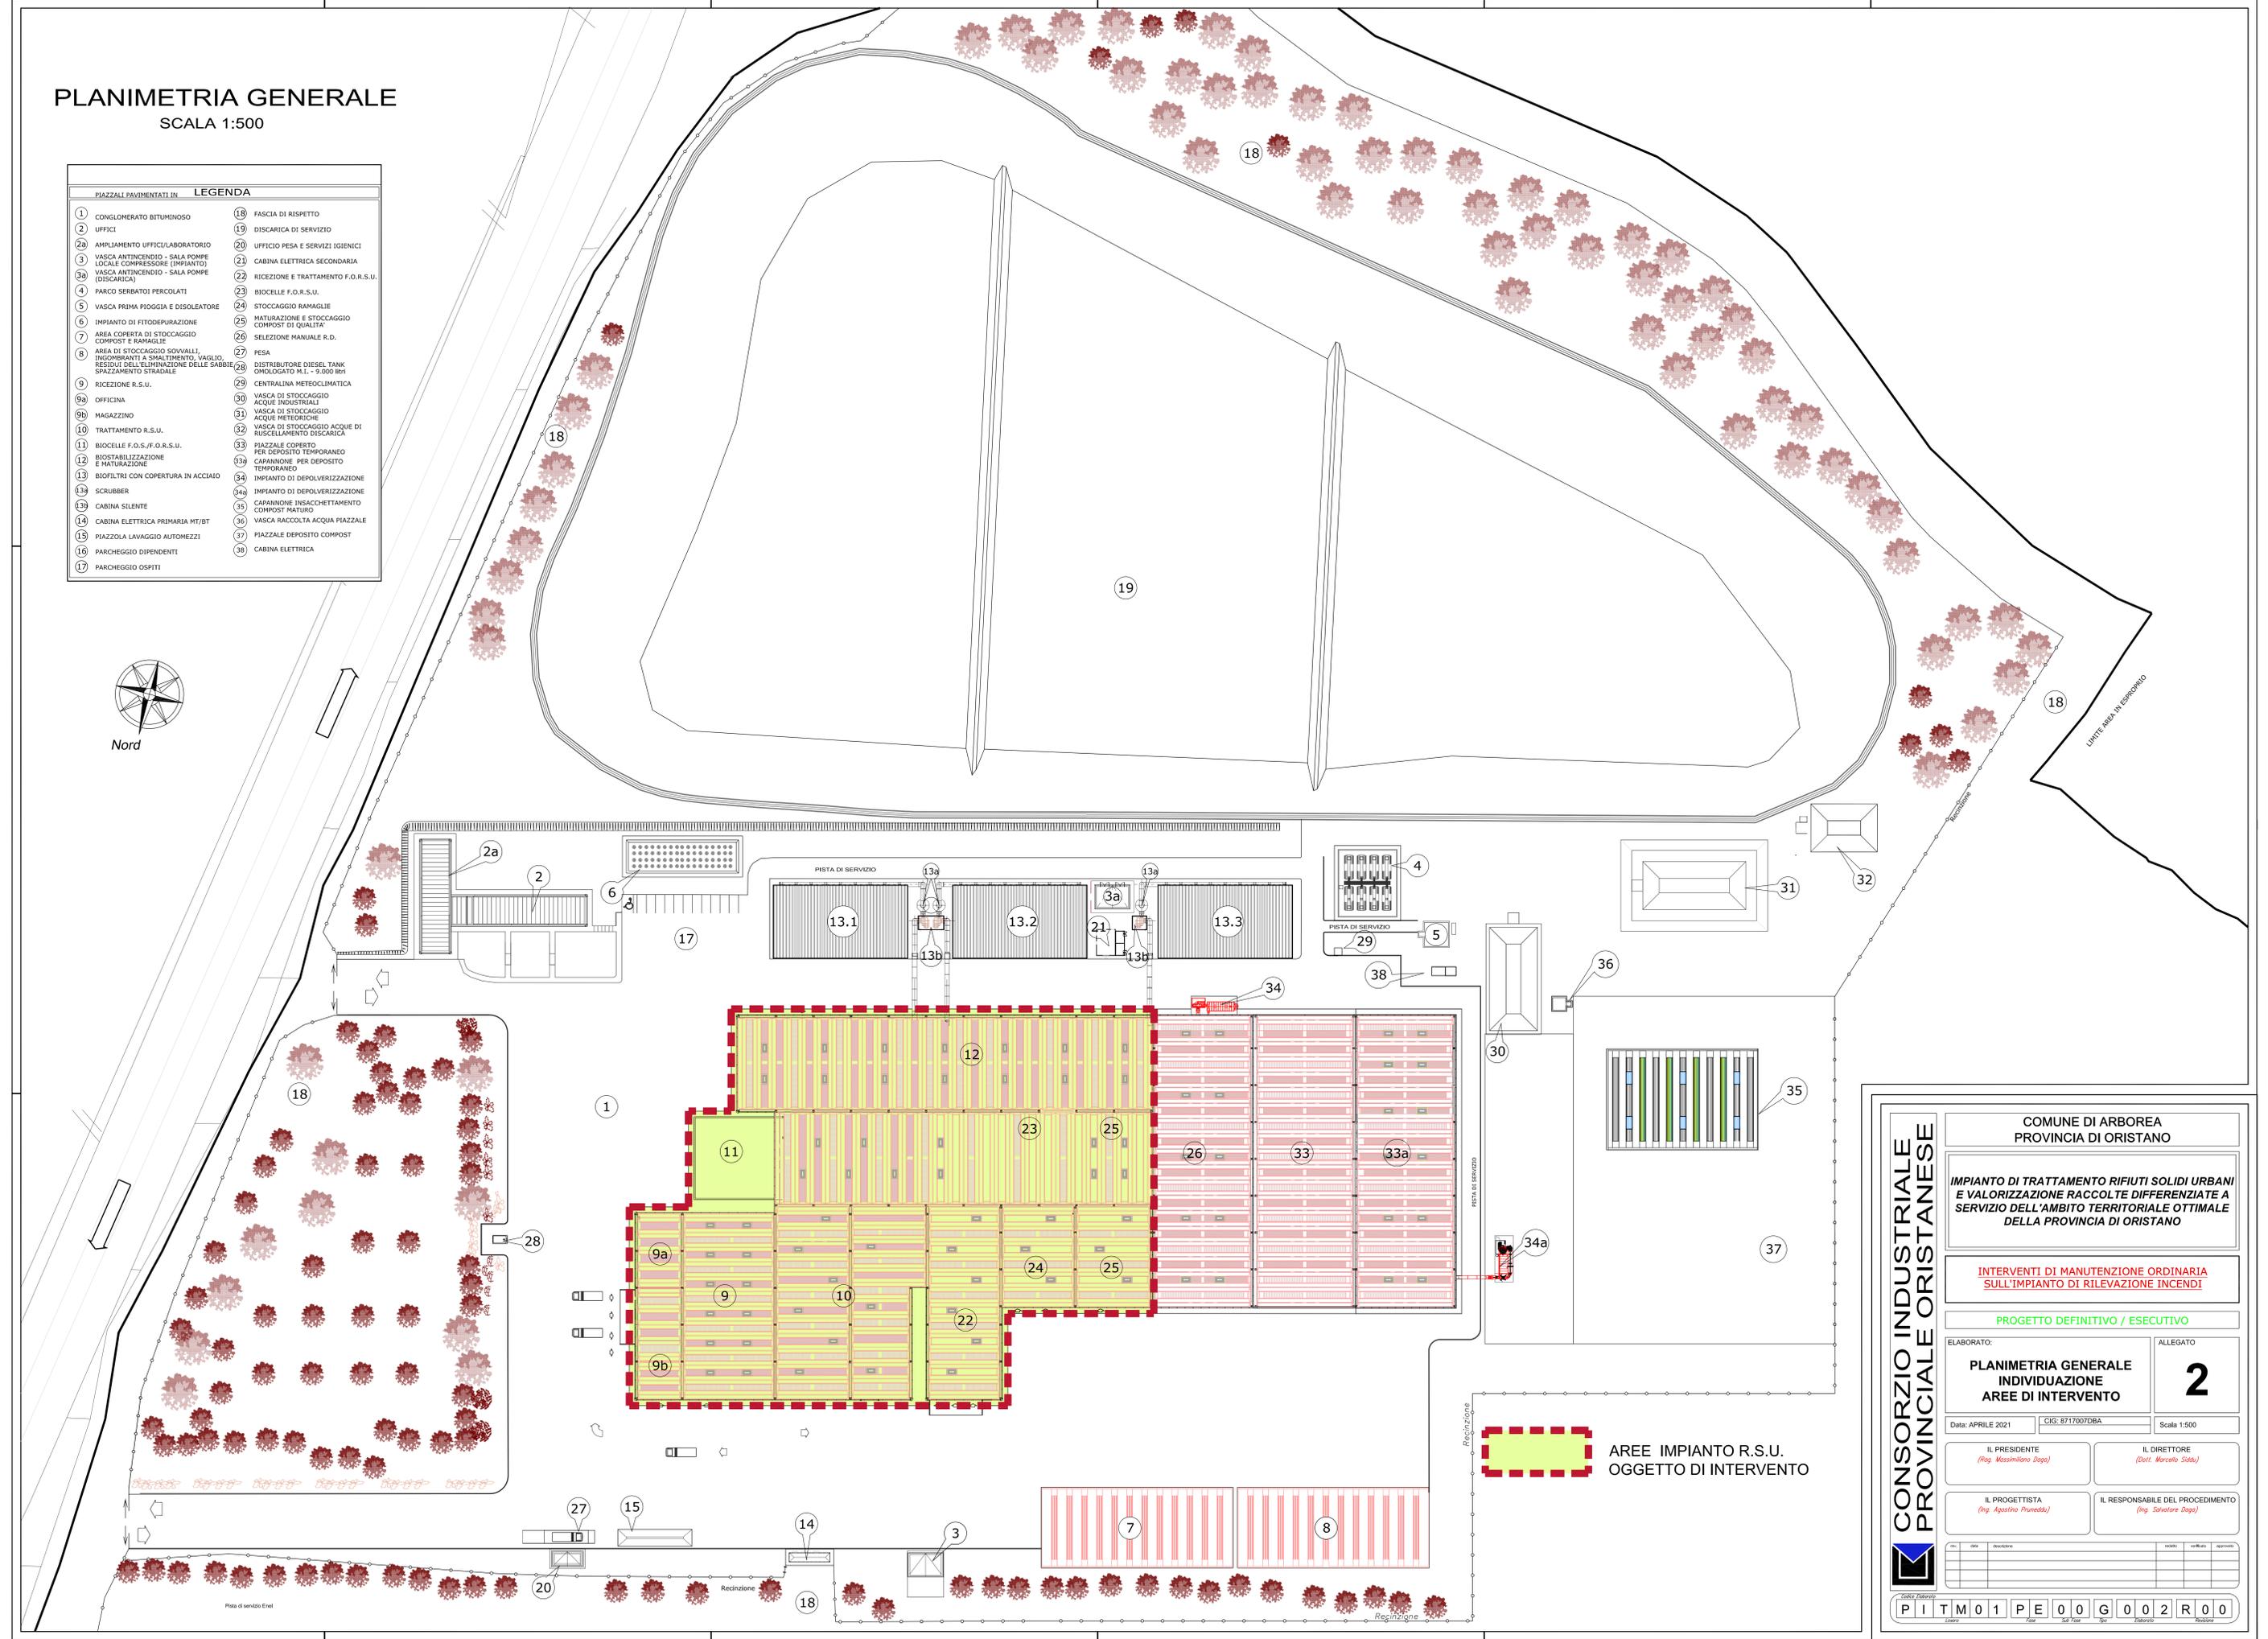

**AREE IMPIANTO R.S.U. OGGETTO DI INTERVENTO**

**COMUNE DI ARBOREA  
PROVINCIA DI ORISTANO**

**IMPIANTO DI TRATTAMENTO RIFIUTI SOLIDI URBANI  
E VALORIZZAZIONE RACCOLTE DIFFERENZIATE A  
SERVIZIO DELL'AMBITO TERRITORIALE OTTIMALE  
DELLA PROVINCIA DI ORISTANO**

**INTERVENTI DI MANUTENZIONE ORDINARIA  
SULL'IMPIANTO DI RILEVAZIONE INCENDI**

**PROGETTO DEFINITIVO / ESECUTIVO**

|   |  |
|---|--|
| ELABORATO:  | ALLEGATO   |
| <b>PLANIMETRIA GENERALE<br/>INDIVIDUAZIONE<br/>AREE DI INTERVENTO</b> | <b>2</b>   |
| Data: APRILE 2021   | CIG: 8717007DBA  |
| Scale: 1:500  |  |
| IL PRESIDENTE<br><i>(Sig. Massimiliano Daga)</i>                      | IL DIRETTORE<br><i>(Dott. Marcello Sida)</i>                     |
| IL PROGETTISTA<br><i>(Sig. Agostino Puviondi)</i>                     | IL RESPONSABILE DEL PROCEDIMENTO<br><i>(Sig. Salvatore Daga)</i> |

P I T M 0 1 P E 0 0 G 0 0 2 R 0 0