

**INTERVENTI DI RISTRUTTURAZIONE ED  
EFFICIENTAMENTO ENERGETICO DEL CORPO UFFICI  
CONSORTILI**

**OPERE DI MIGLIORAMENTO  
DEI SERVIZI IGIENICI**

**PROGETTO DEFINITIVO/ESECUTIVO**



ELABORATO: **IMPIANTO ELETTRICO E  
ILLUMINAZIONE** ALLEGATO: **2**

Data: Luglio 2022 CIG: 9509111EA0  
CUP: E13J21000310005

IL RESPONSABILE DEL PROCEDIMENTO *(Ing. Agostino Franeddu)* IL PROGETTISTA *(Ing. Agostino Franeddu)*


IL DIRETTORE *(Dott. Marcello Siddu)*

rev.	descrizione	redato	verificato	approvato
0				
1				

Codice Elaborato: **P C C M 0 9 P P 0 1 G 0 0 1 R 0 0**

Lavoro Fase Sub Fase Tipo Elaborato Revisione


**SOSTITUZIONE QUADRO ELETTRICO GENERALE**  
stato attuale - scala 1:10

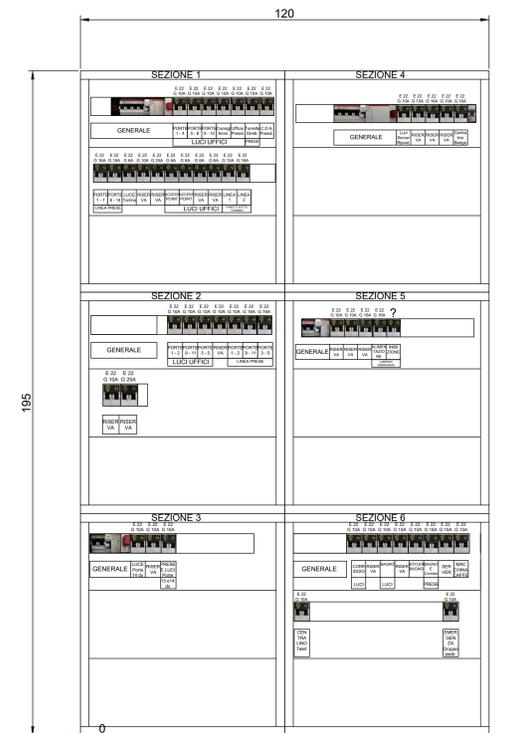

**SOSTITUZIONE QUADRO ELETTRICO GENERALE**  
stato di progetto - quadro tipo



**IMPIANTO ELETTRICO E ILLUMINAZIONE SERVIZI IGIENICI**  
stato di progetto - scala 1:50

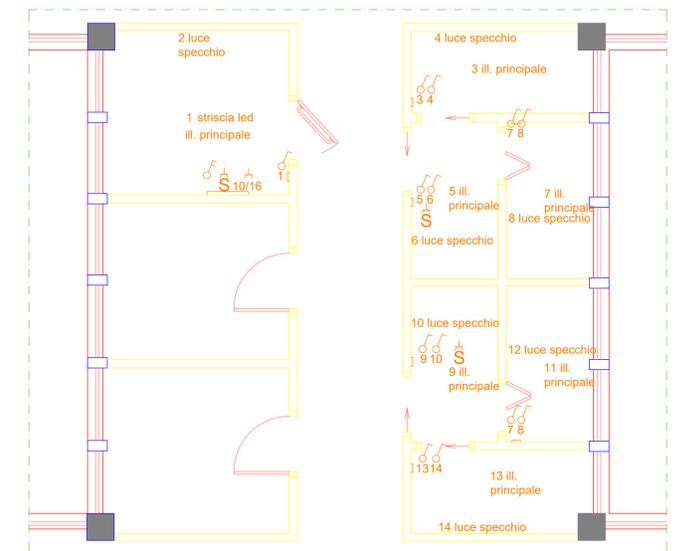

**Servizi igienici - stato di progetto**  
**Pianta quotata - scala 1:50**