

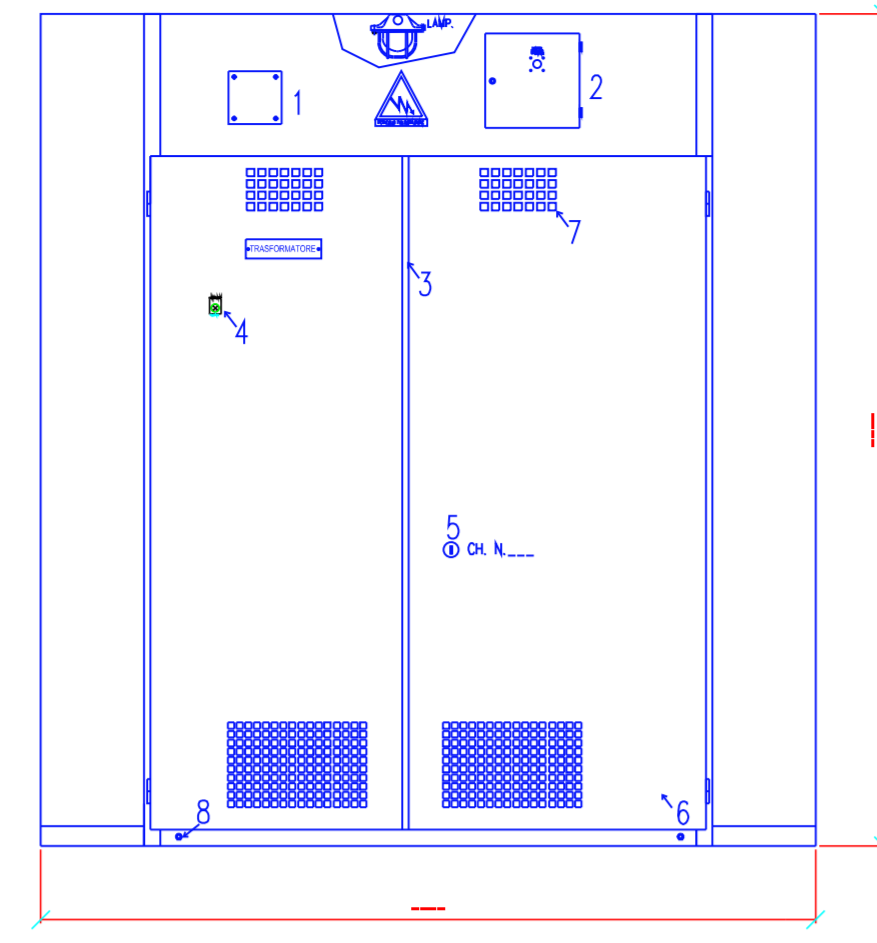


- 1) : PREDISPOSIZIONE CENTRALINA
- 2) : PREDISPOSIZIONE RIFASAMENTO FISSO
- 3) : MICRO PORTA
- 4) : PREDISP. PULS. ILLUM. INTERNA
- 5) : SERRATURA "AREL"
- 6) : GRIGLIA AERAZIONE
- 7) : OBLO' DI ISPEZIONE
- 8) : PREDISPOSIZIONE BARRA DI TERRA

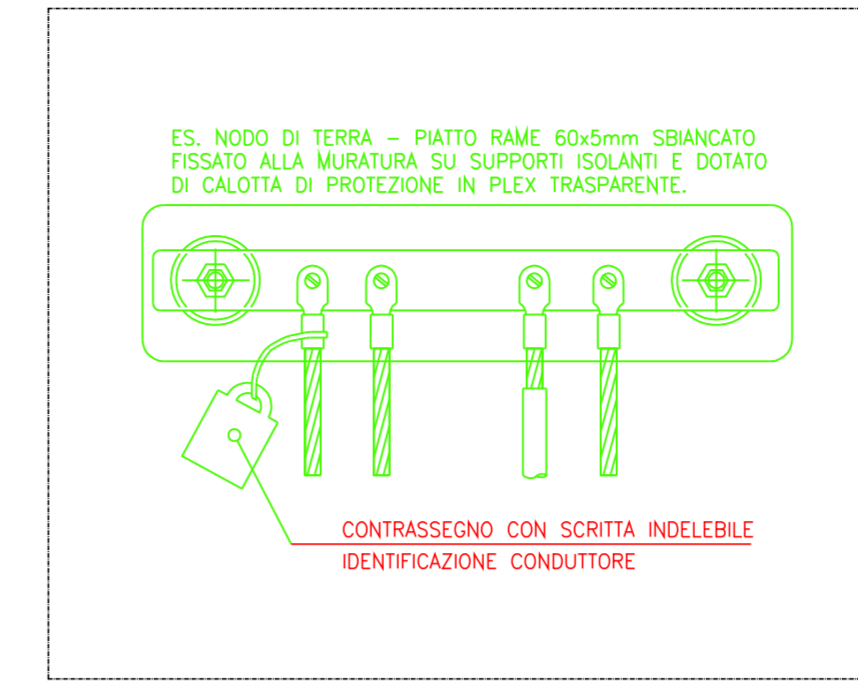


BOX CONTENIMENTO TRAFEO IN RESINA IN PROGETTO

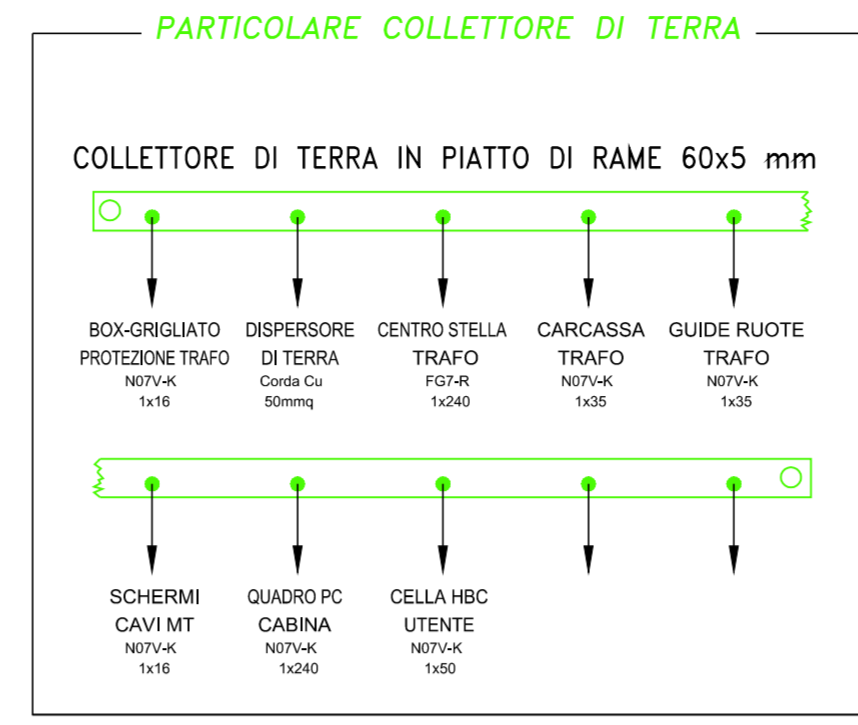


**LEGENDA DOTAZIONE CABINA**


Simbolo	Descrizione
①	TAPPETO ISOLANTE 24 kv
②	CARTELLO INDICATORE : - NORME DI PRIMO SOCCORSO
③	CARTELLO INDICATORE : - PERICOLO DI MORTE ; TENSIONE 20kv
④	CARTELLO INDICATORE : - CABINA ELETTRICA
⑤	CARTELLO INDICATORE : - NON USARE ACQUA PER SPEGNERE INCENDI
⑥	CARTELLO INDICATORE : - SCHEMA ELETTRICO UNIFILARE
⑦	ESTINTORE 6 Kg POLVERE

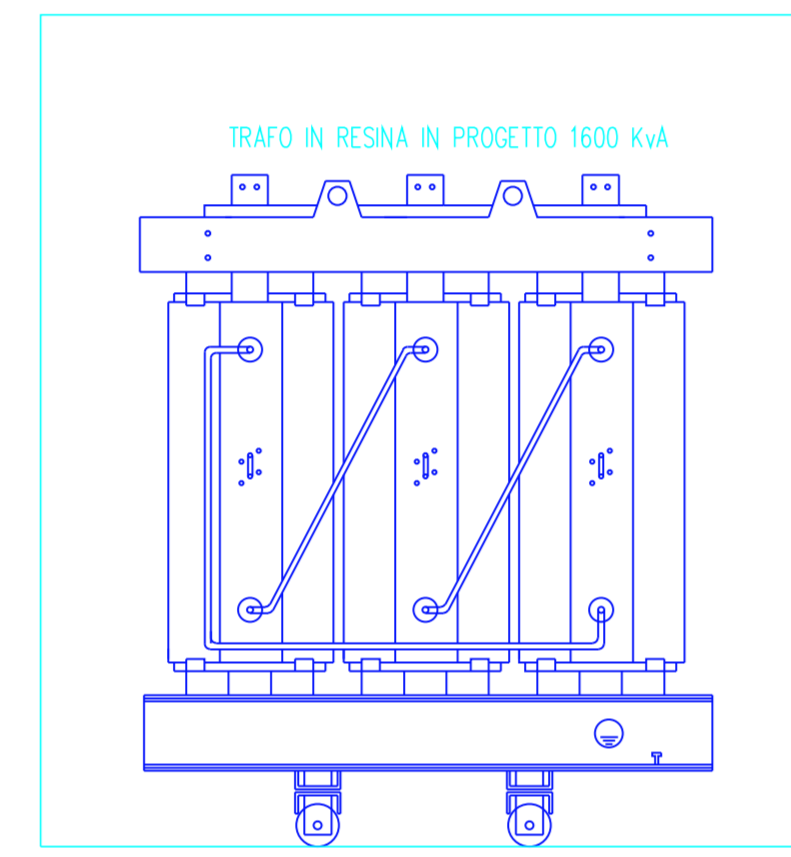

TRAFEO IN RESINA IN PROGETTO 1600 kVA

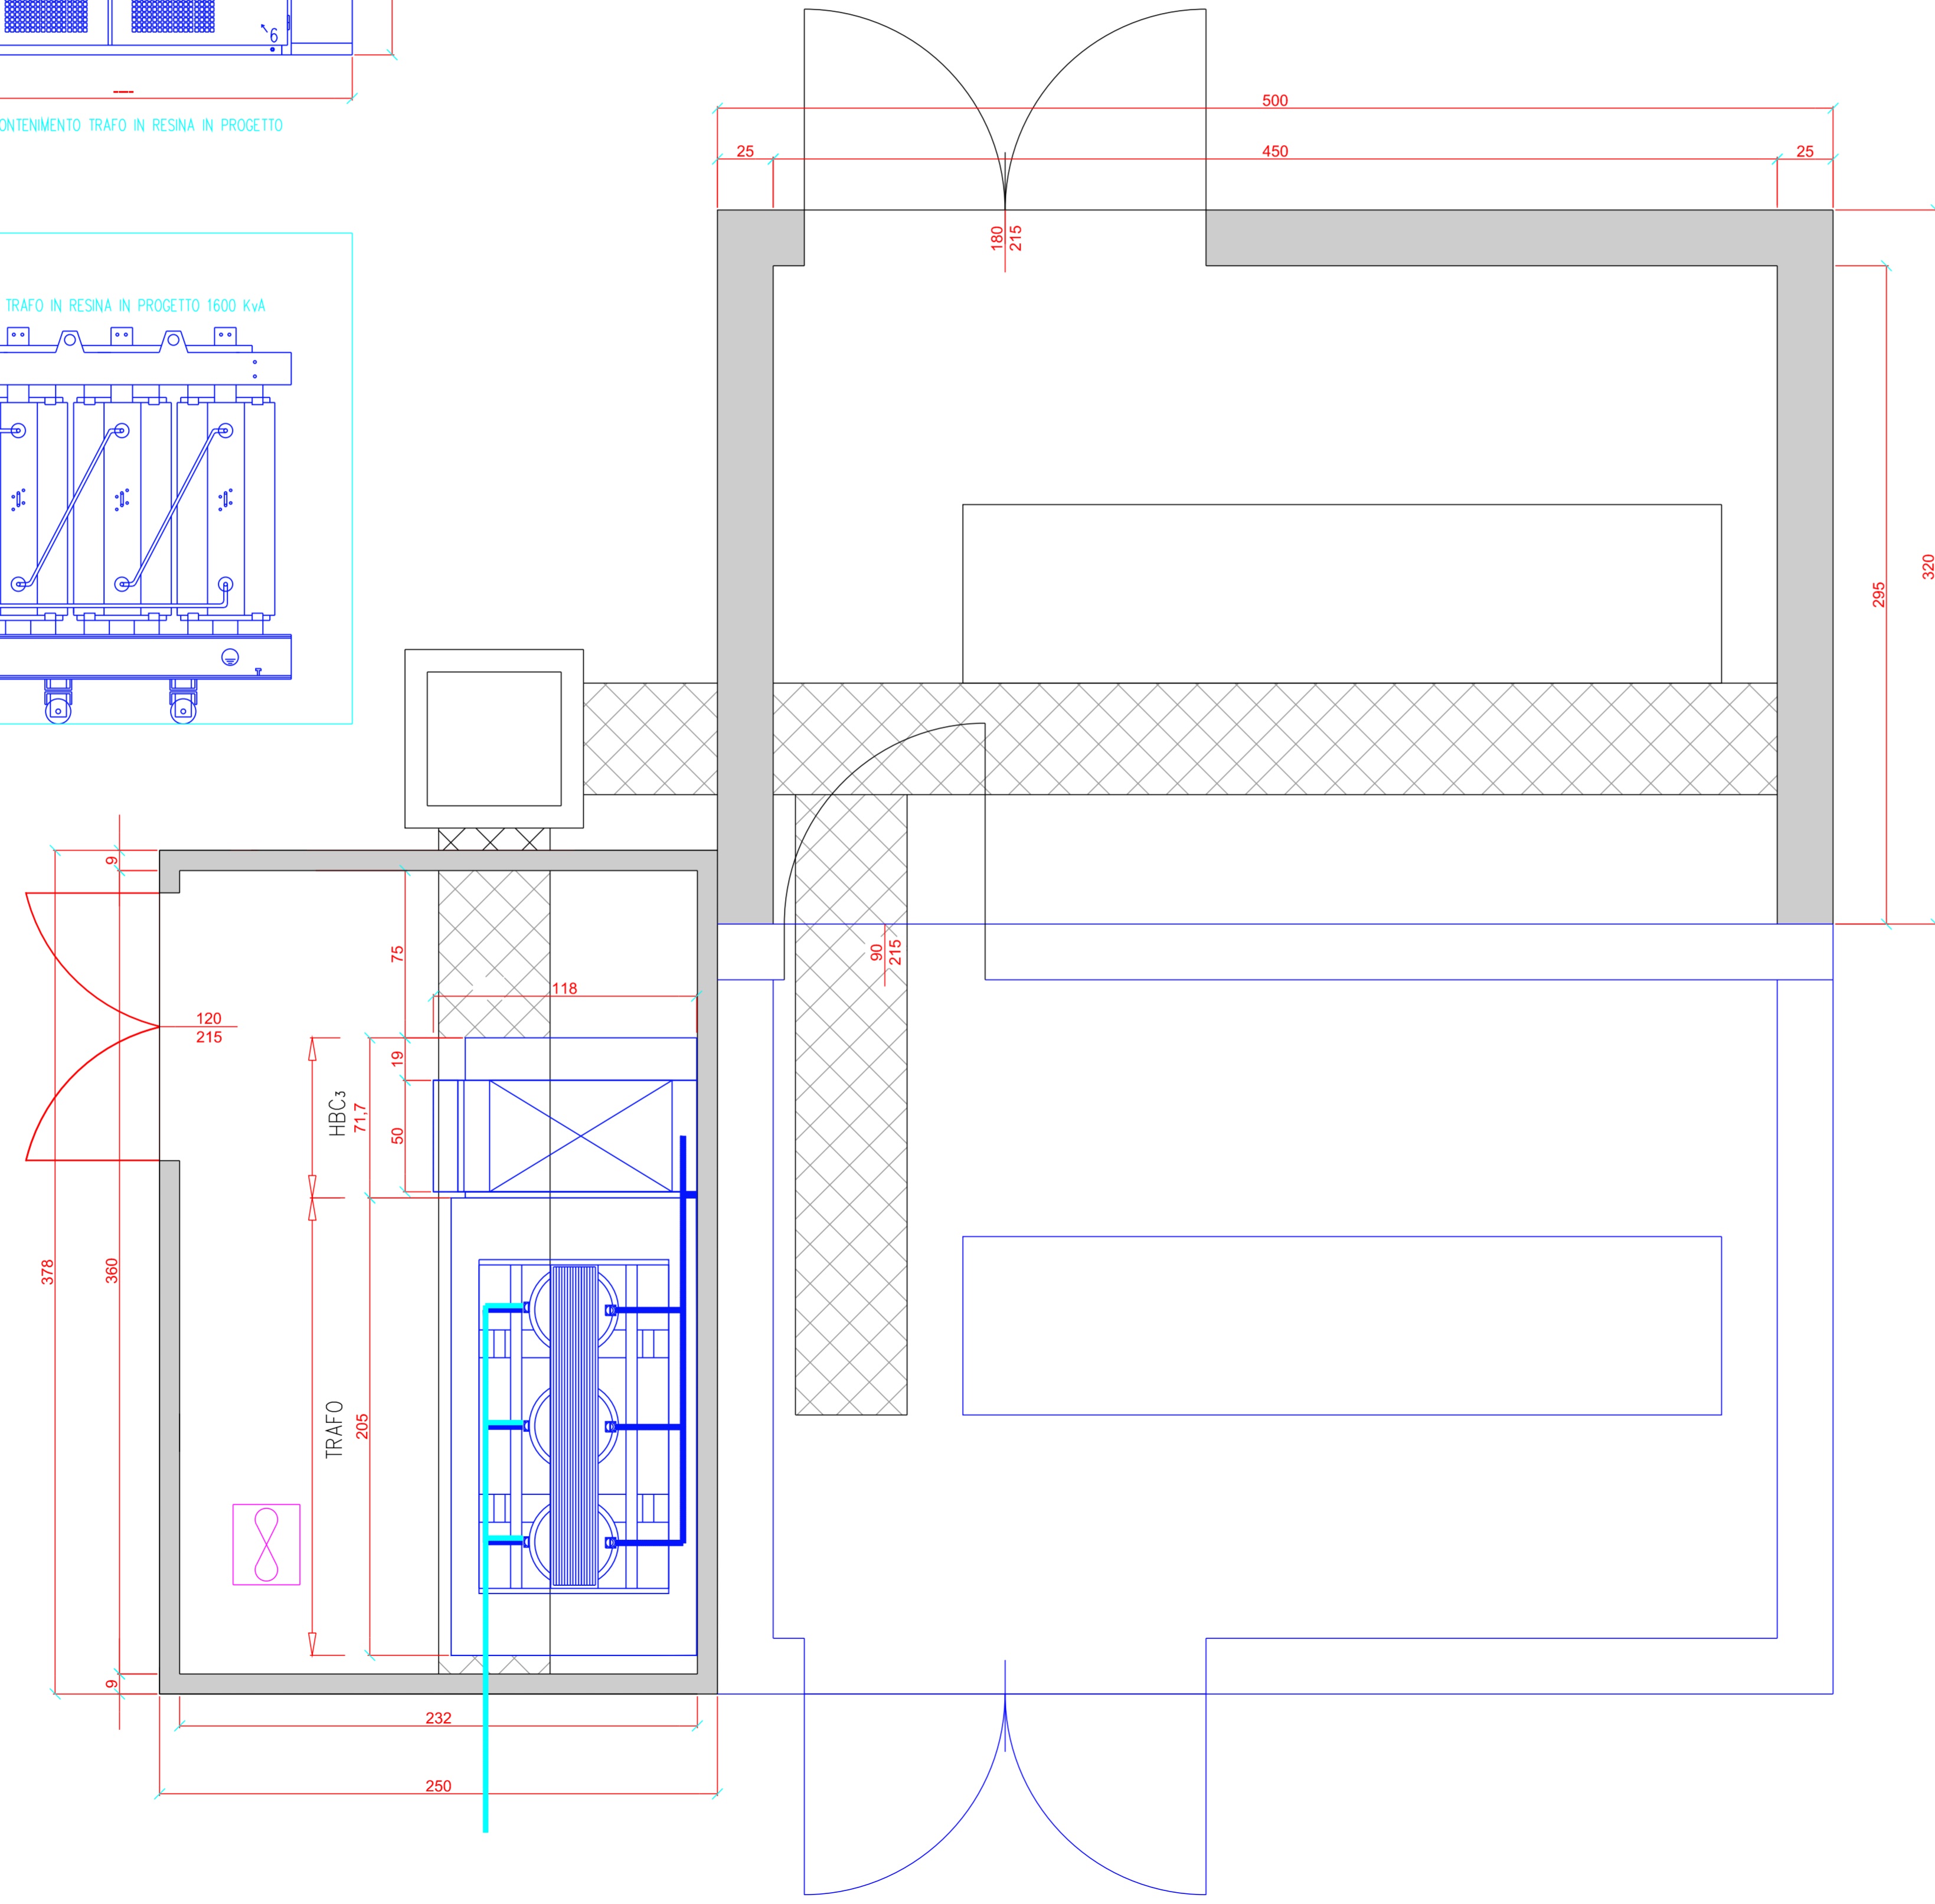

**IMPIANTI E ARREDI DI CABINA**

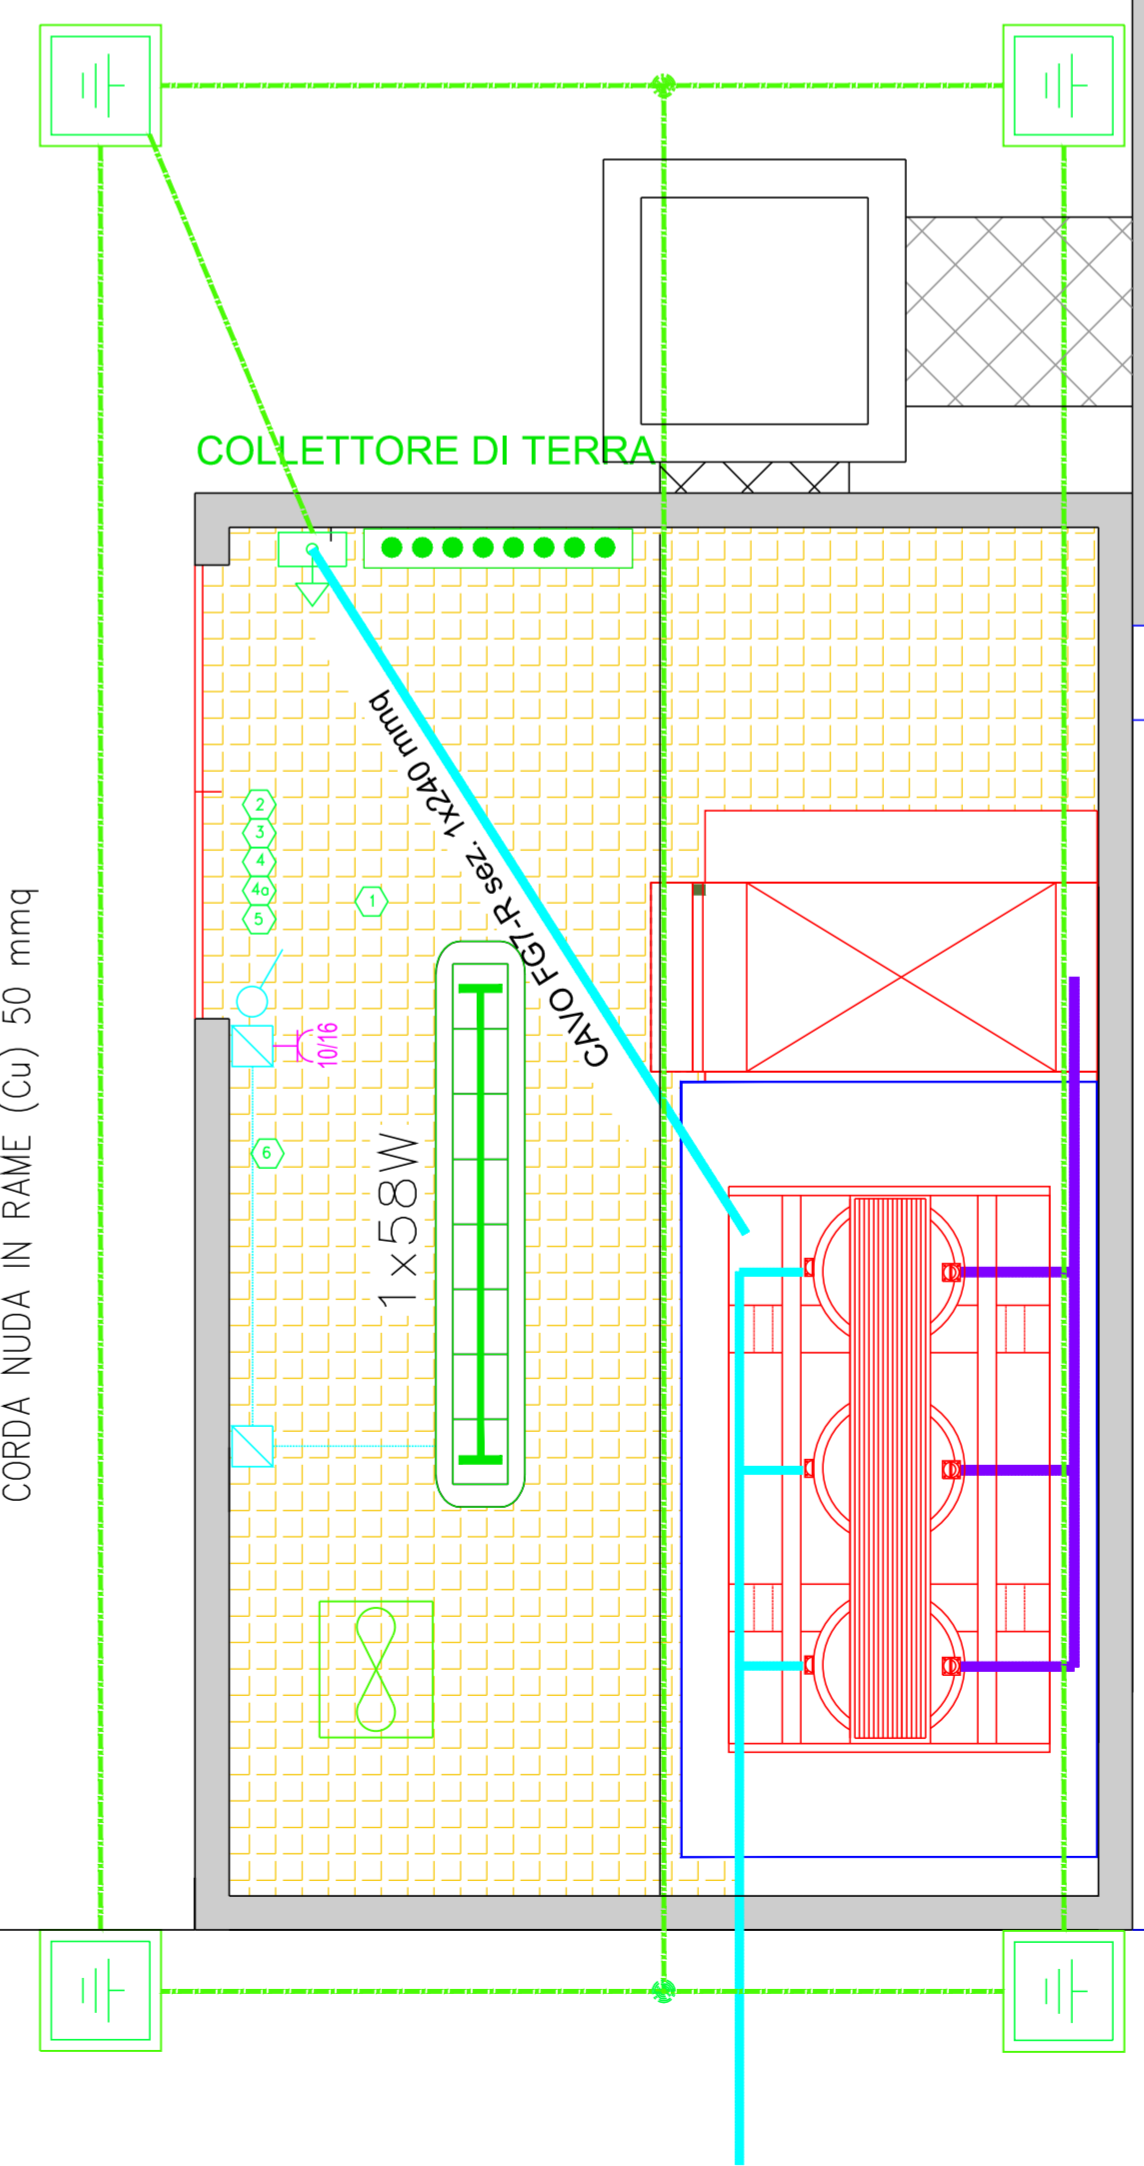

**CONSORZIO INDUSTRIALE PROVINCIALE ORISTANESE**

**REGIONE AUTONOMA DELLA SARDEGNA**  
Assessorato della Difesa dell'Ambiente

**IMPIANTO DI TRATTAMENTO RIFIUTI SOLIDI URBANI E VALORIZZAZIONE RACCOLTE DIFFERENZIATE A SERVIZIO DELL'AMBITO TERRITORIALE OTTIMALE DELLA PROVINCIA DI ORISTANO**

**REALIZZAZIONE DI UN IMPIANTO E DELLE RELATIVE OPERE EDILI PER LA BIODIGESTIONE ANAEROBICA DELLA FORSU**

**PROGETTO DEFINITIVO**

**ELABORATI GRAFICI**

**EDIFICIO FORSU**

**CABINA**

ELABORATO:	ALLEGATO:
<b>CABINA ELETTRICA ARCHITETTONICI E ARREDI</b>	<b>15</b>
DATA: Gennaio 2022	CUP: E54E12000570002
	CIG: [ ]
SCALA: 1:100	

IL PROGETTISTA <i>(Ing. Agostino Pruneddu)</i>	IL DIRETTORE GENERALE <i>(Dott. Marcello Siddu)</i>
COLLABORATORI <i>Ufficio Tecnico del Consorzio</i>	IL RESPONSABILE DEL PROCEDIMENTO <i>(Ing. Salvatore Daga)</i>

rev.	data	descrizione	redatto	verificato	approvato
1	Gennaio 22	Adeguamento G.E. e al P.N.R.R.	R.P.	R.U.P.	C.D.A.

Codice Elaborato

P I T A 0 2 P D 0 1 G 0 1 5 R 0 1

Lavoro Fase Sub Fase Tipo Elaborato Revisione