

REGIONE AUTONOMA DELLA SARDEGNA
Assessorato della Difesa dell'Ambiente

IMPIANTO DI TRATTAMENTO RIFIUTI SOLIDI URBANI E VALORIZZAZIONE RACCOLTE DIFFERENZIATE A SERVIZIO DELL'AMBITO TERRITORIALE OTTIMALE DELLA PROVINCIA DI ORISTANO

REALIZZAZIONE DI UN IMPIANTO E DELLE RELATIVE OPERE EDILI PER LA BIODIGESTIONE ANAEROBICA DELLA FORSU

PROGETTO DEFINITIVO

ELABORATI GRAFICI

IMPIANTI

ELABORATO: **PLANIMETRIA INTEGRAZIONI IMPIANTO ANTINCENDIO** ALLEGATO **28**


DATA: Gennaio 2022 CUP: E54E12000570002 SCALA: 1: 100
CIG: _____

IL PROGETTISTA (Ing. Agostino Pruneddu) IL DIRETTORE GENERALE (Dott. Marcello Sidiu)

COLLABORATORI (Ufficio Tecnico del Consorzio) IL RESPONSABILE DEL PROCEDIMENTO (Ing. Salvatore Daga)

nr.	data	descrizione	elaborato	verificato	approvato
1		Servizio 22 Adeguamento D.E. e al P.A.R.R.	M.P.	R.U.P.	C.S.A.

PI T A 0 2 P D 0 1 G 0 2 8 R 0 1

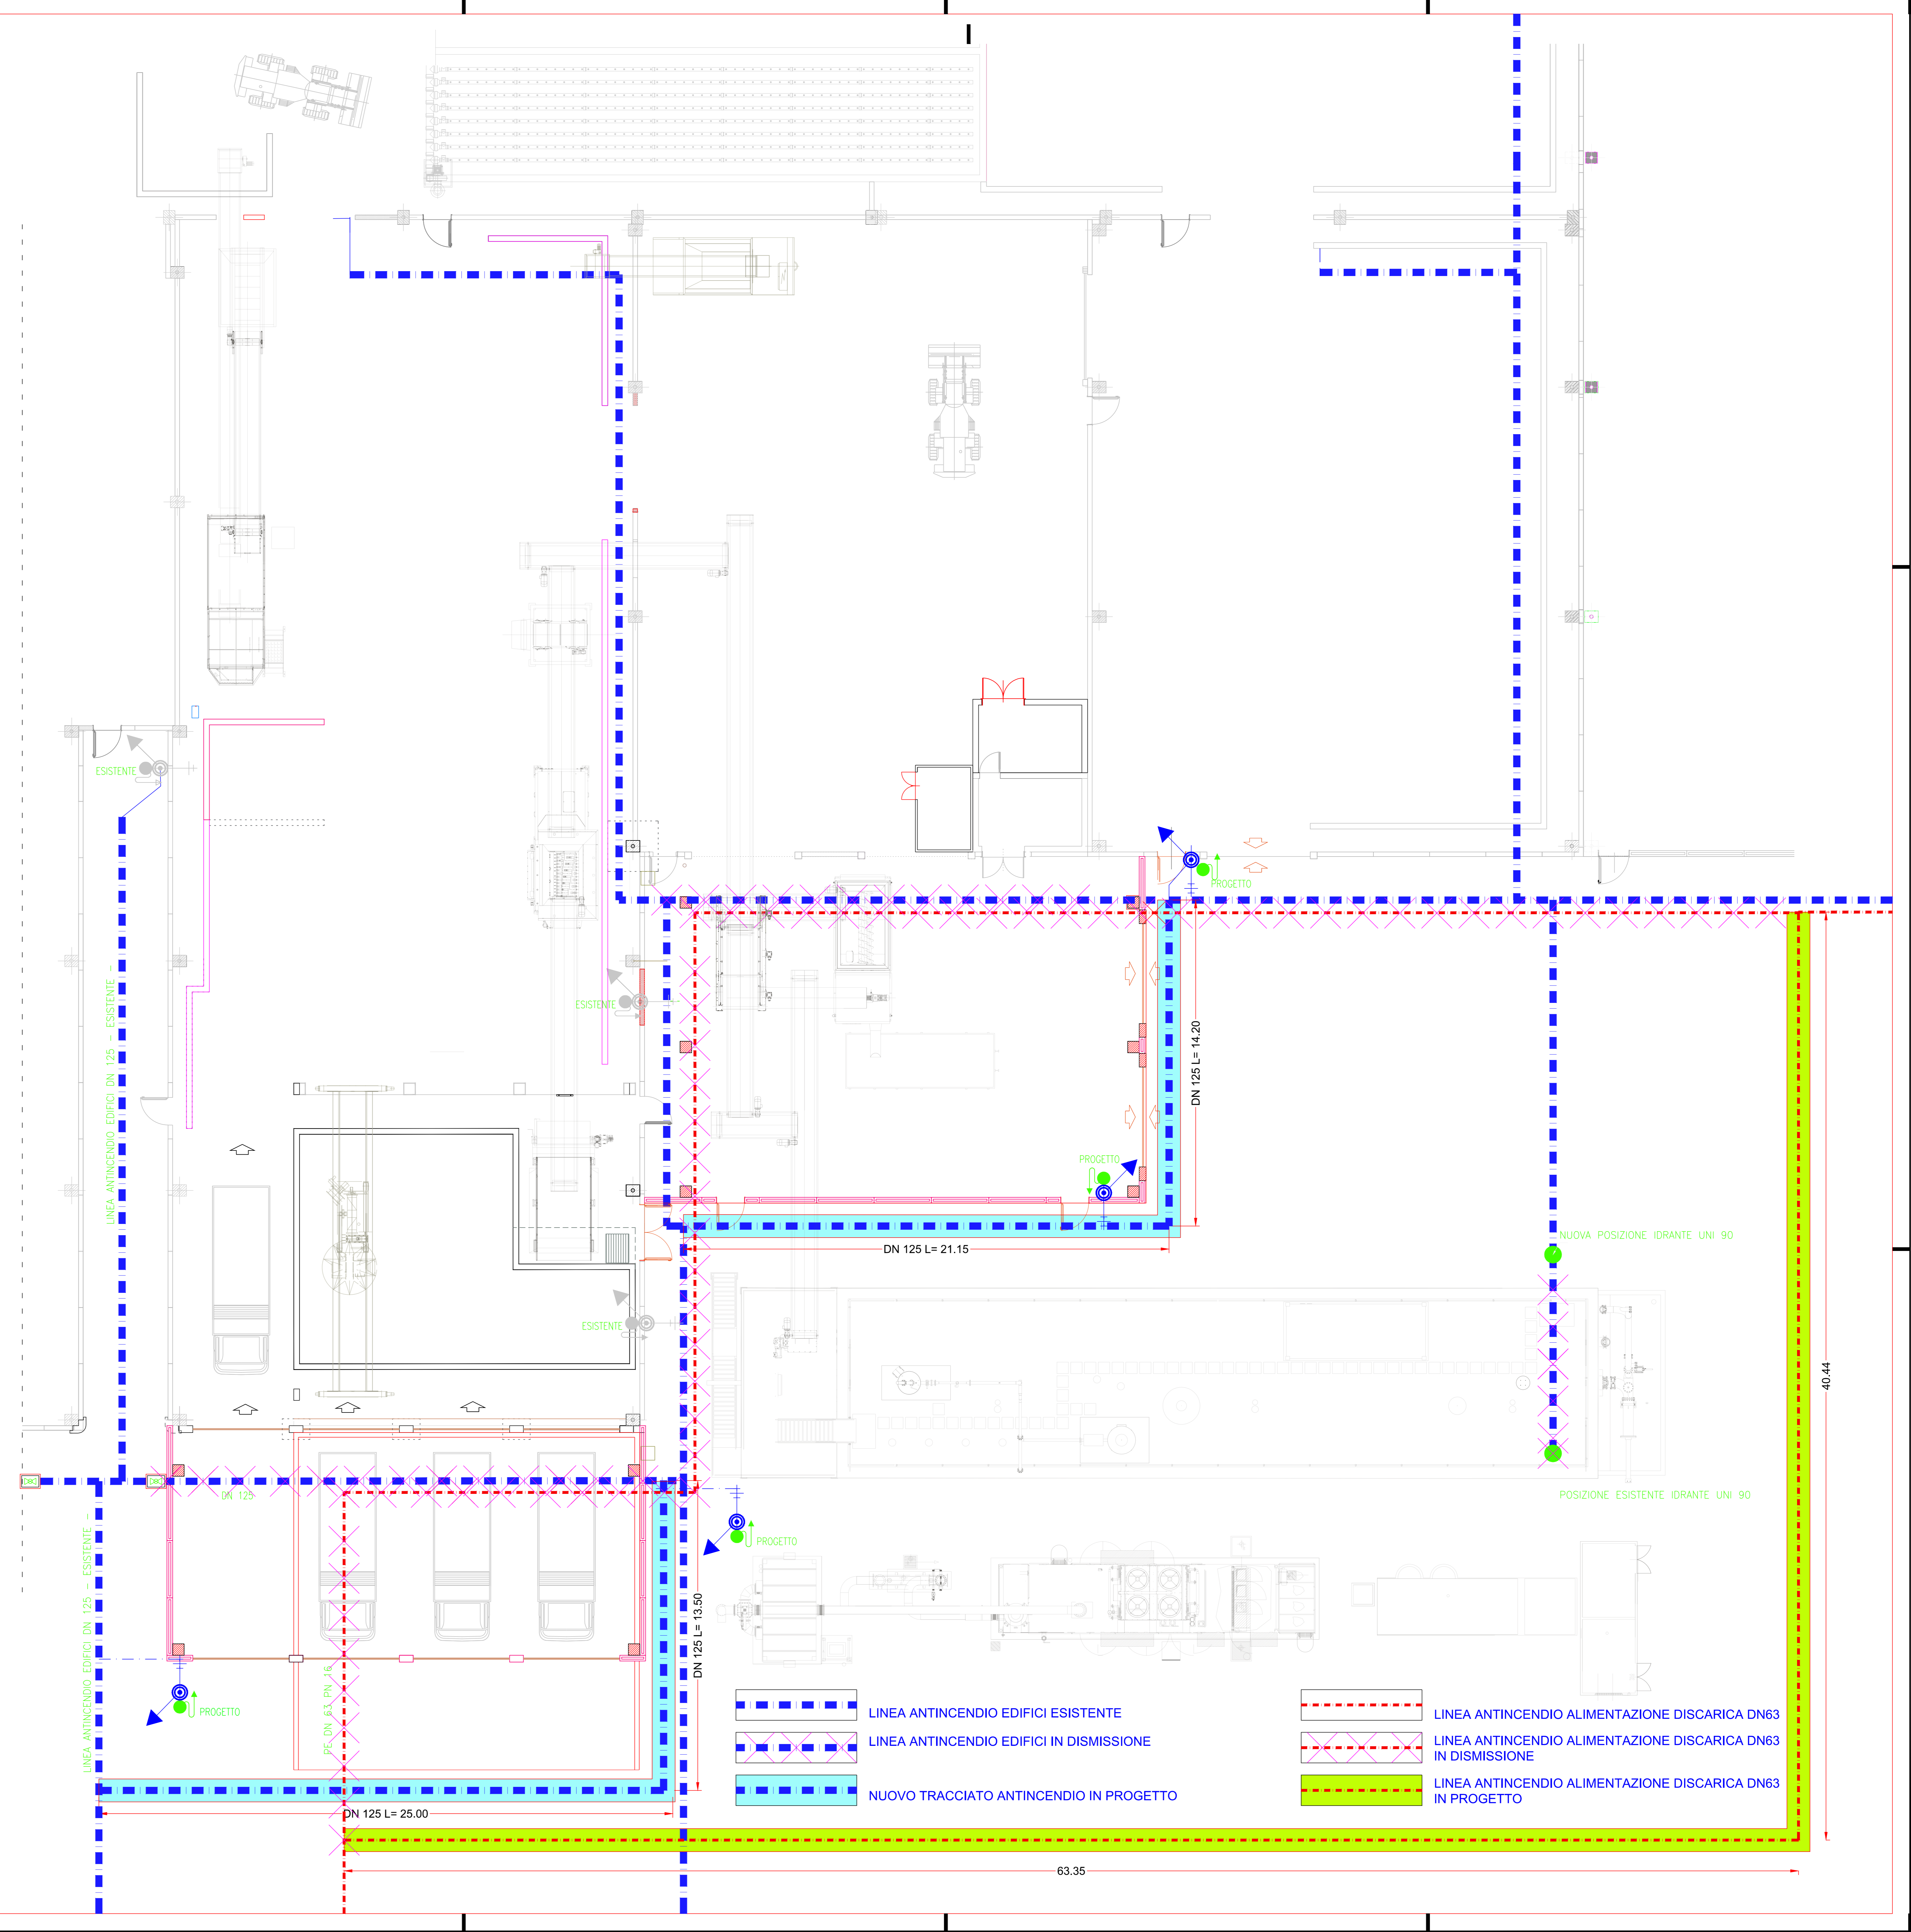

- LINEA ANTINCENDIO EDIFICI ESISTENTE
- LINEA ANTINCENDIO ALIMENTAZIONE DISCARICA DN63 IN DISMISSIONE
- LINEA ANTINCENDIO EDIFICI IN DISMISSIONE
- LINEA ANTINCENDIO ALIMENTAZIONE DISCARICA DN63 IN PROGETTO
- NUOVO TRACCIATO ANTINCENDIO IN PROGETTO

63.35

40.44