


**CONSORZIO INDUSTRIALE  
PROVINCIALE ORISTANESE**

**INTERVENTI DI RISTRUTTURAZIONE ED  
EFFICIENTAMENTO ENERGETICO DEL CORPO UFFICI**  
RIMOZIONE DELL'ATTUALE IMPIANTO DI CLIMATIZZAZIONE  
DEL CORPO UFFICI DEL CONSORZIO INDUSTRIALE DI  
ORISTANO. DOTAZIONE DI UN NUOVO IMPIANTO DI  
RISCALDAMENTO E RAFFRESCAMENTO E SOSTITUZIONE  
CONTROSOFFITTO E IMPIANTO DI ILLUMINAZIONE  
**PROGETTO DI FATTIBILITA' TECNICO-ECONOMICA**




ELABORATO:	ALLEGATO:
<b>ACCANTIERAMENTO</b>	<b>5</b>
Data: Ottobre 2023	CIG: A01A073AFE
	CUP: E12F22000720005
IL RESPONSABILE DEL PROCEDIMENTO <i>(Ing. Agostino Pisanelli)</i>	IL PROGETTISTA <i>(Ing. Agostino Pisanelli)</i>
IL DIRETTORE <i>(Dott. Marcello Sola)</i>	
1	0
2	1
Approvato al D. Lgs. 10/2023 in virtù della Presidenza Regionale 2023	
Codice Liberatori	
P	C
C	M
1	0
P	D
0	2
G	0
0	5
R	0
1	
Lavoro	Finis
Sol. Trac.	Spa
Titolarità	Revisione

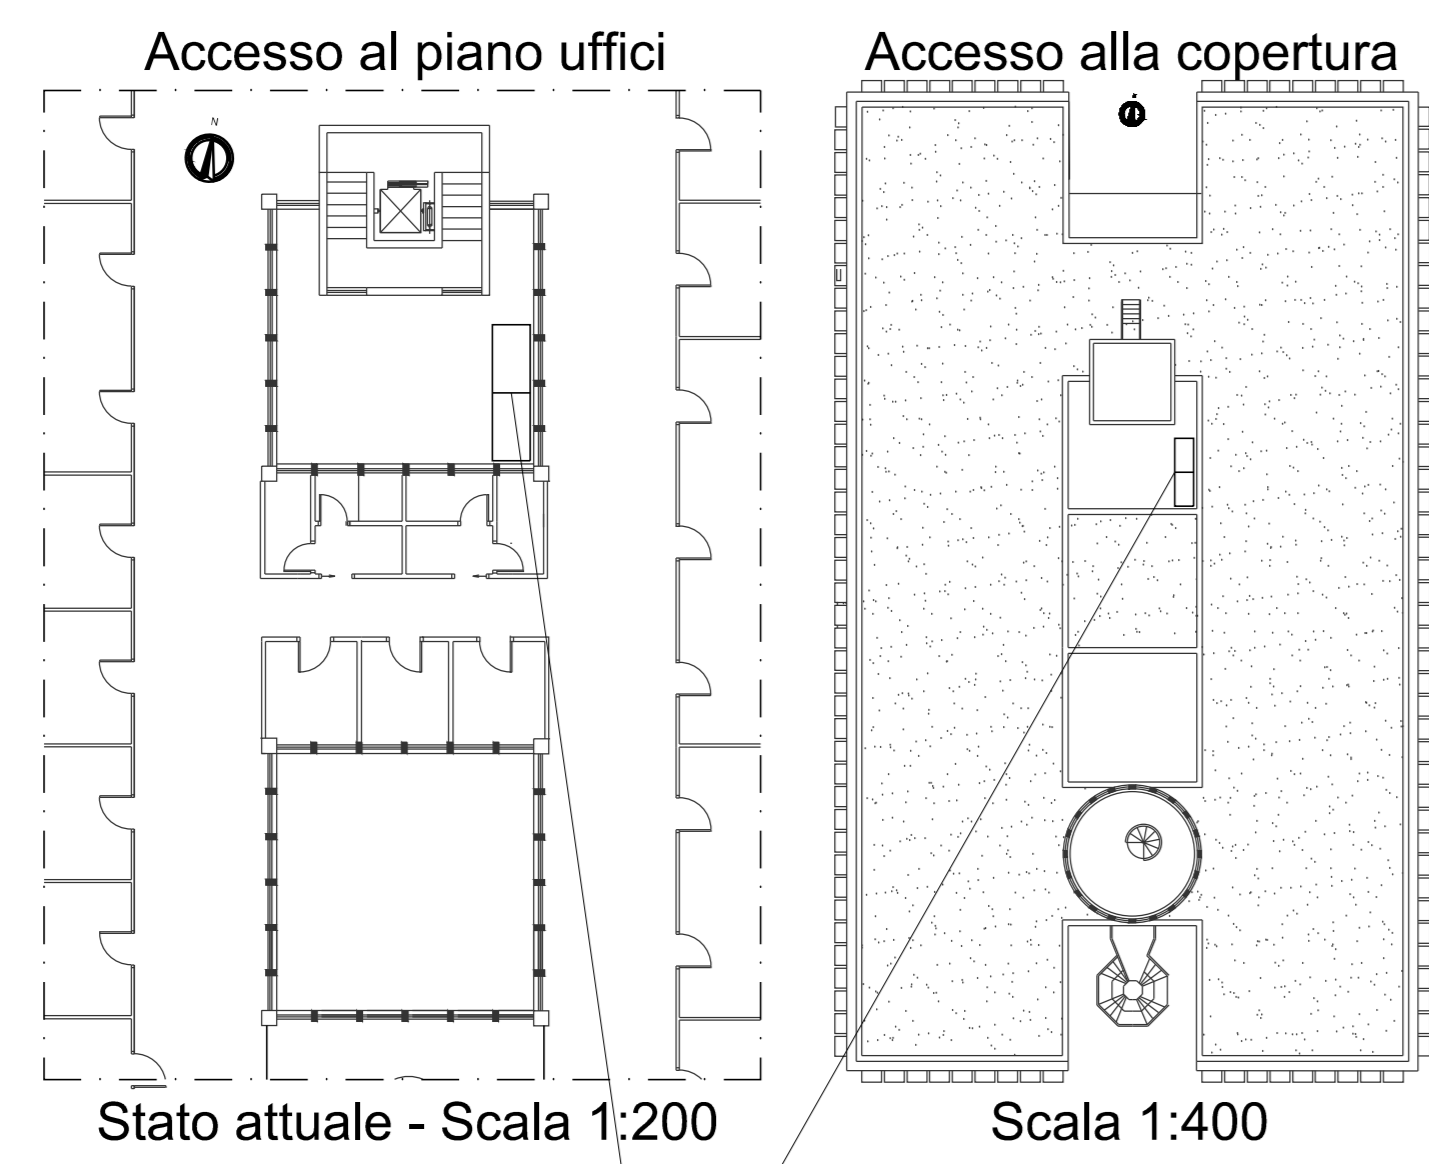

Stato attuale - Scala 1:200

Scala 1:400


Ponteggio per accesso al corpo uffici e alla copertura

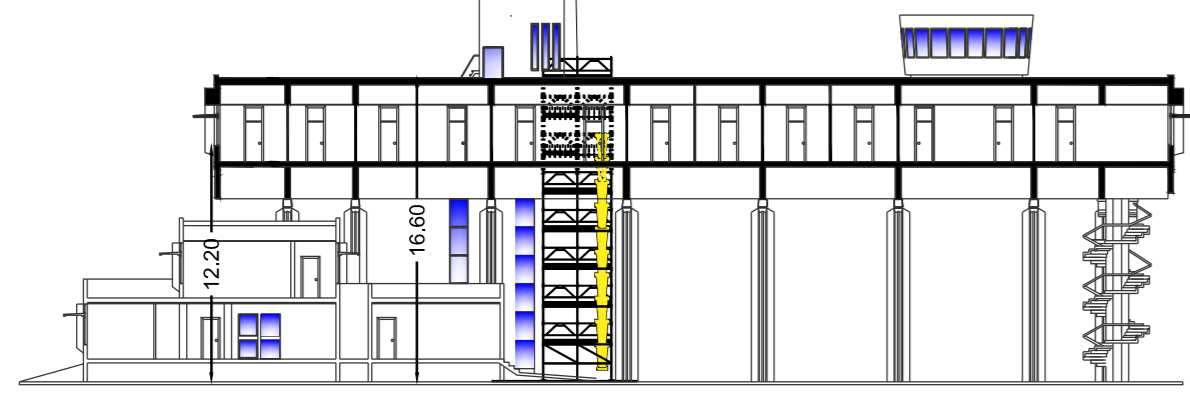

Sezione B - B  
Scala 1:400



**PLANIMETRIA UFFICI CAPITANERIA DI PORTO**  
(Scala 1:200)

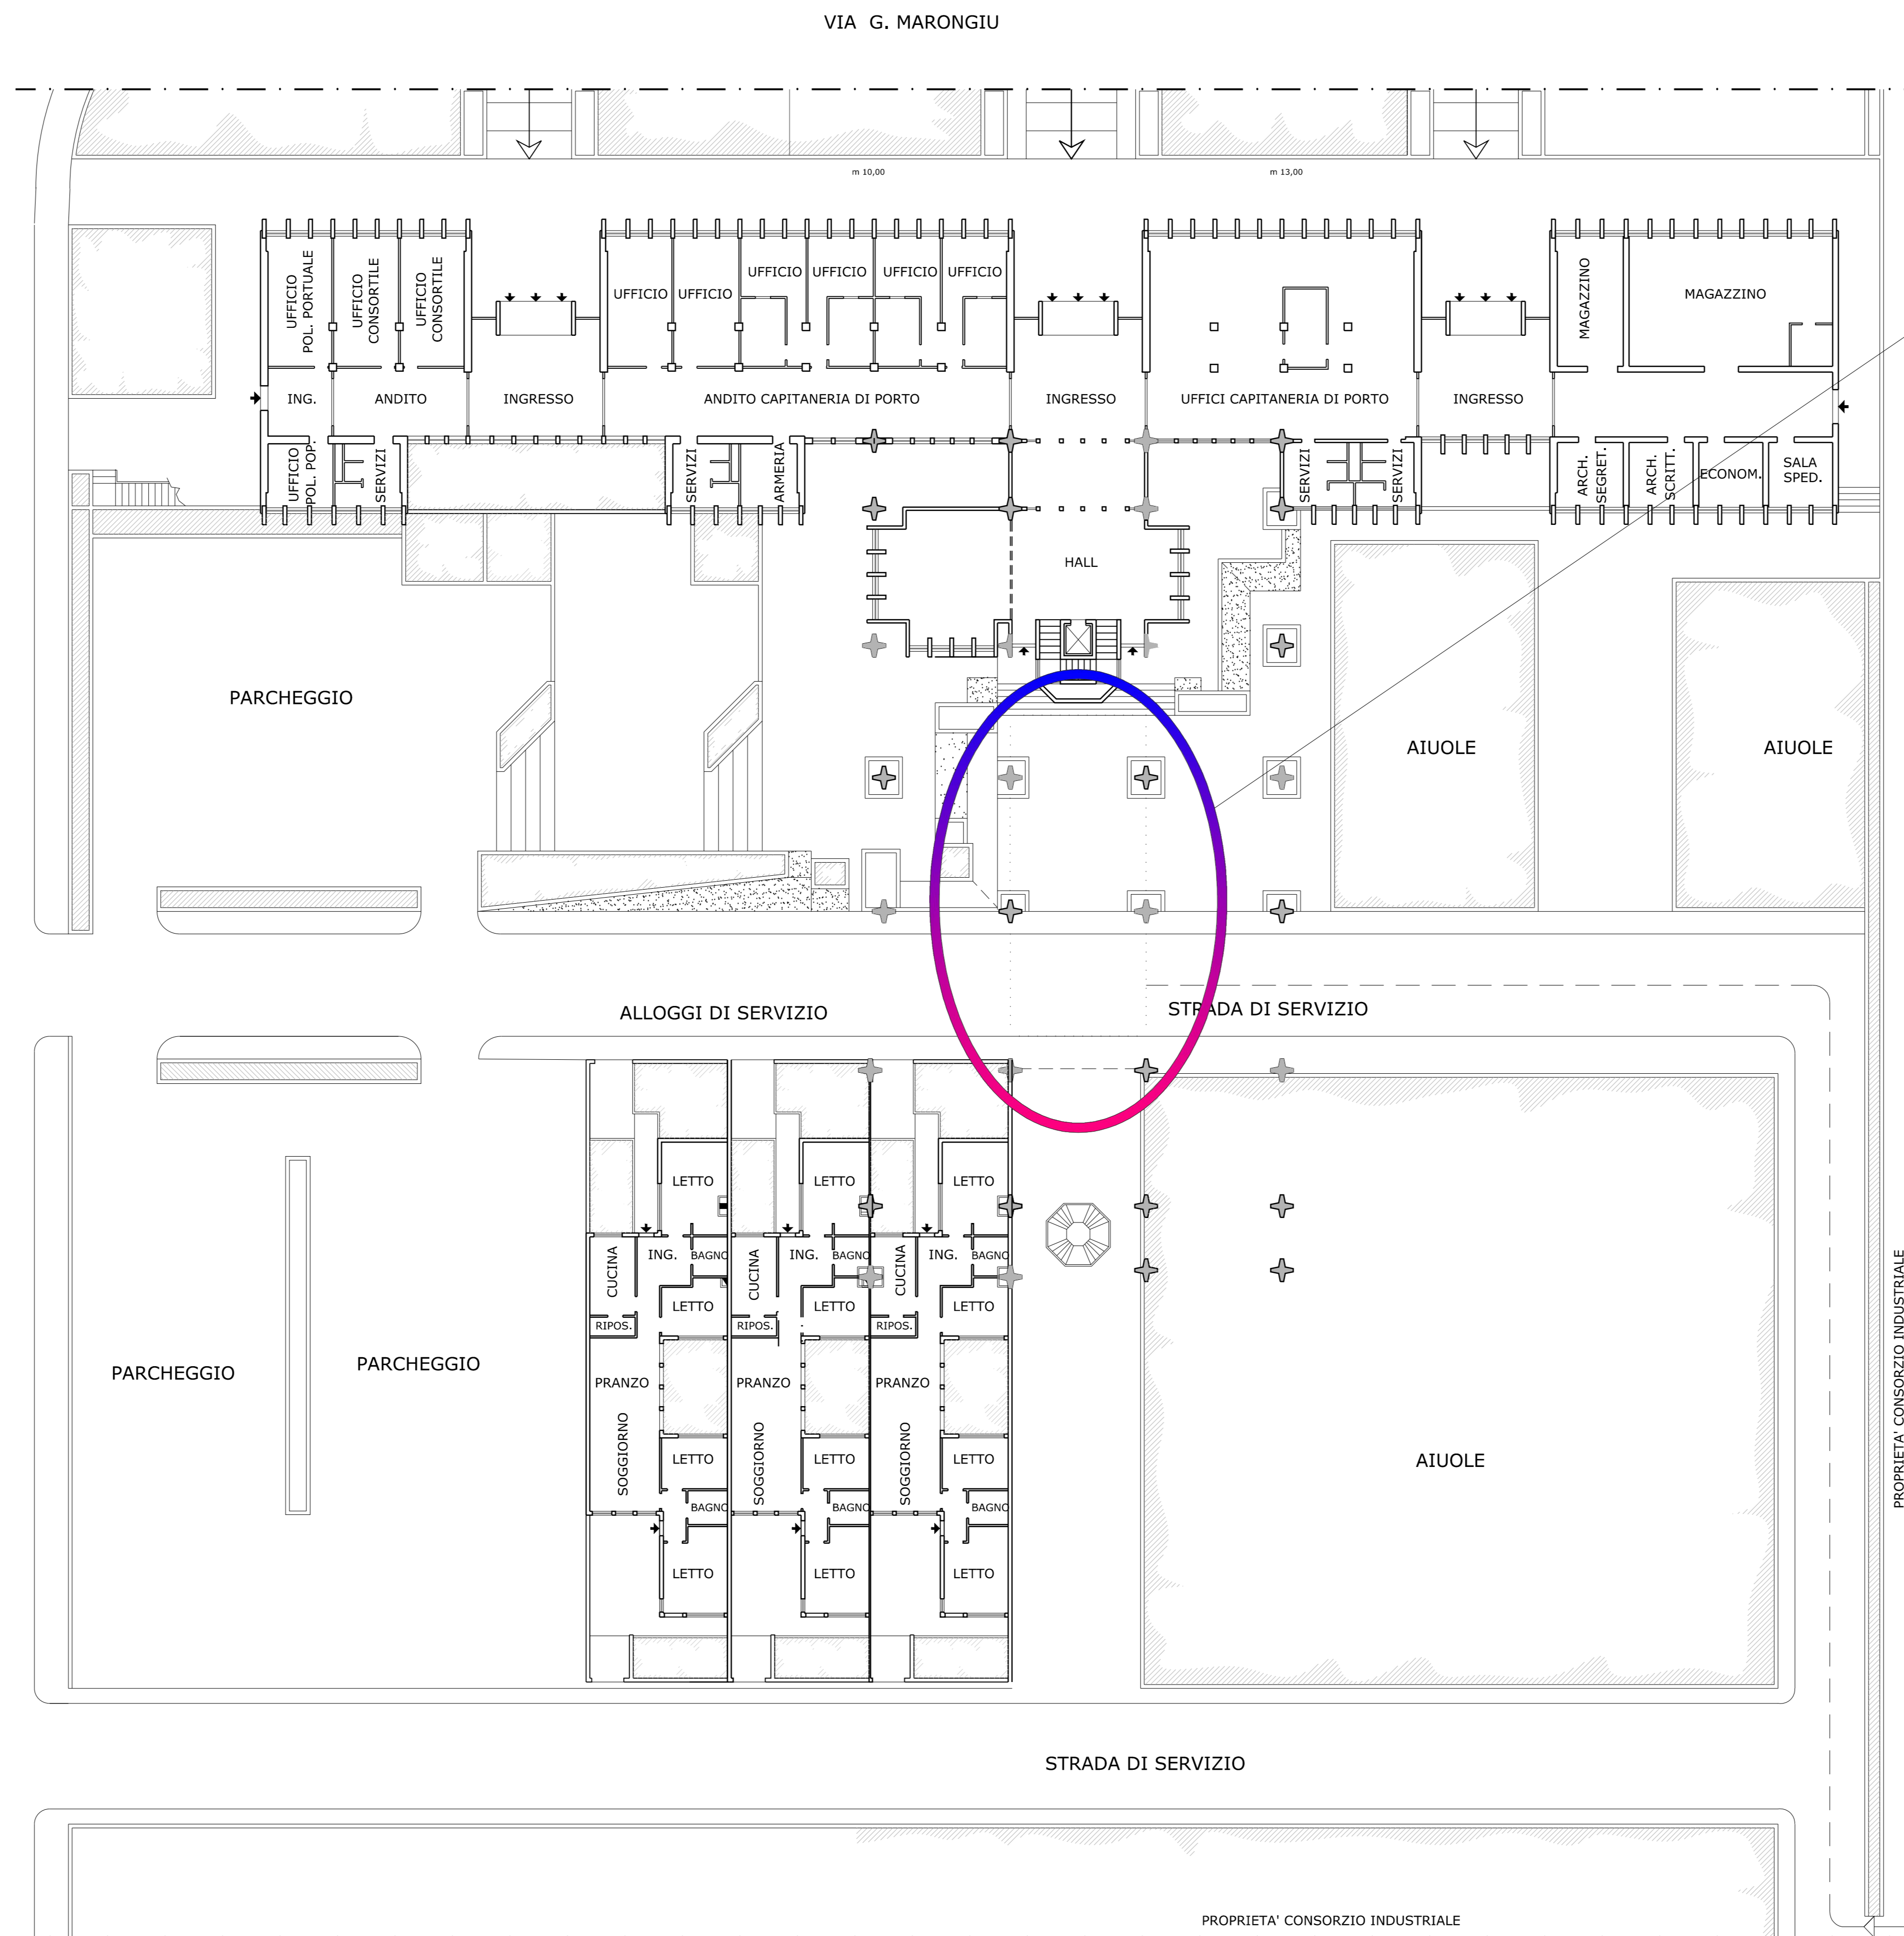


**ZONA DI ACCANTIERAMENTO**  
PIANTA PIANO TERRA (Scala 1:100)


VISTA AEREA




INGRESSO STRADA DI SERVIZIO

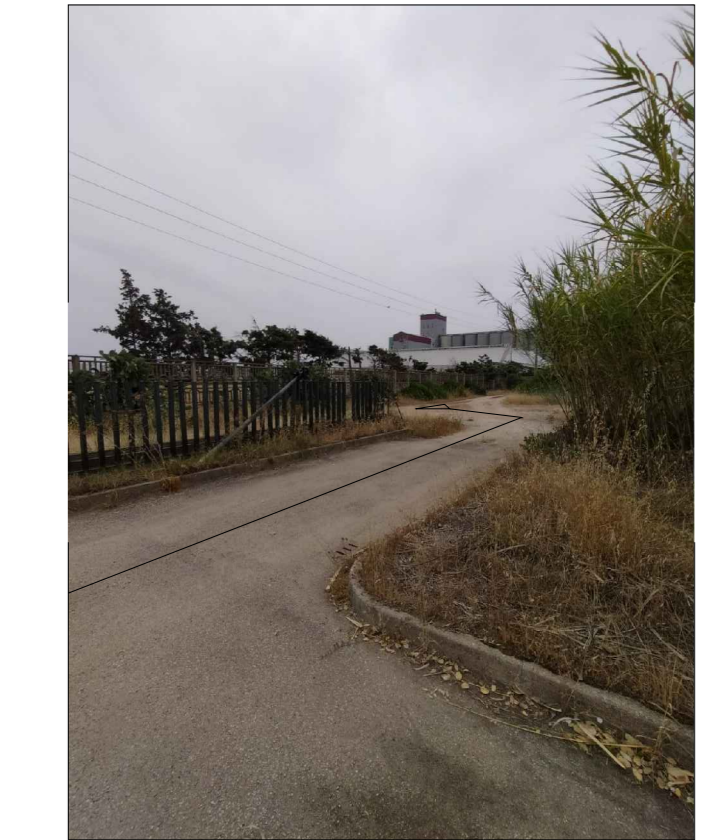

STRADA DI SERVIZIO

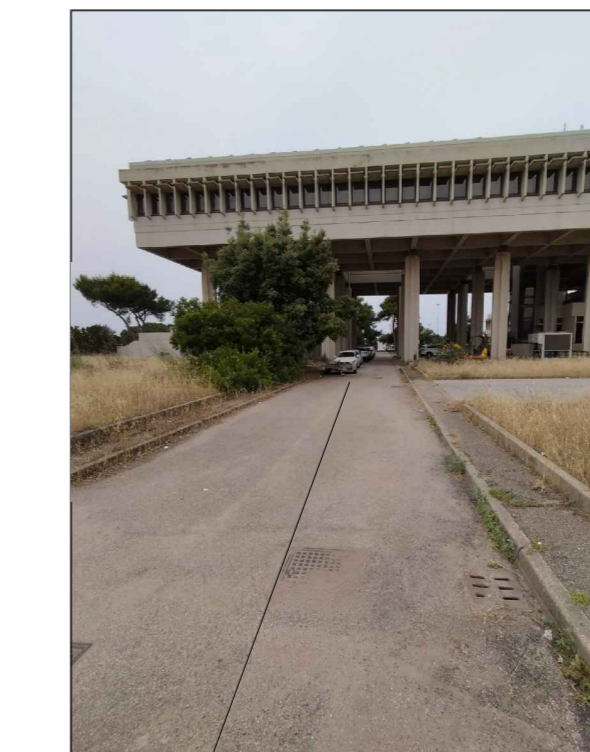

ZONA ACCANTIERAMENTO

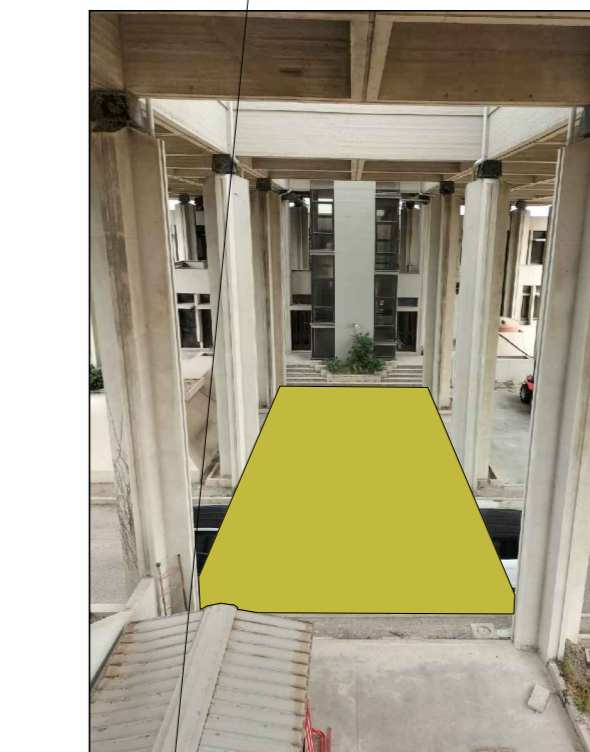

Parete Nord servizi

